

Dolní Kainá–Siemeno
hranice katastru




K.Ú. H. OLEŠNICE

MĚŘÍTKO 1:500

K.Ú. PR. OLEŠNICE

K.Ú. DOL. OLEŠNICE

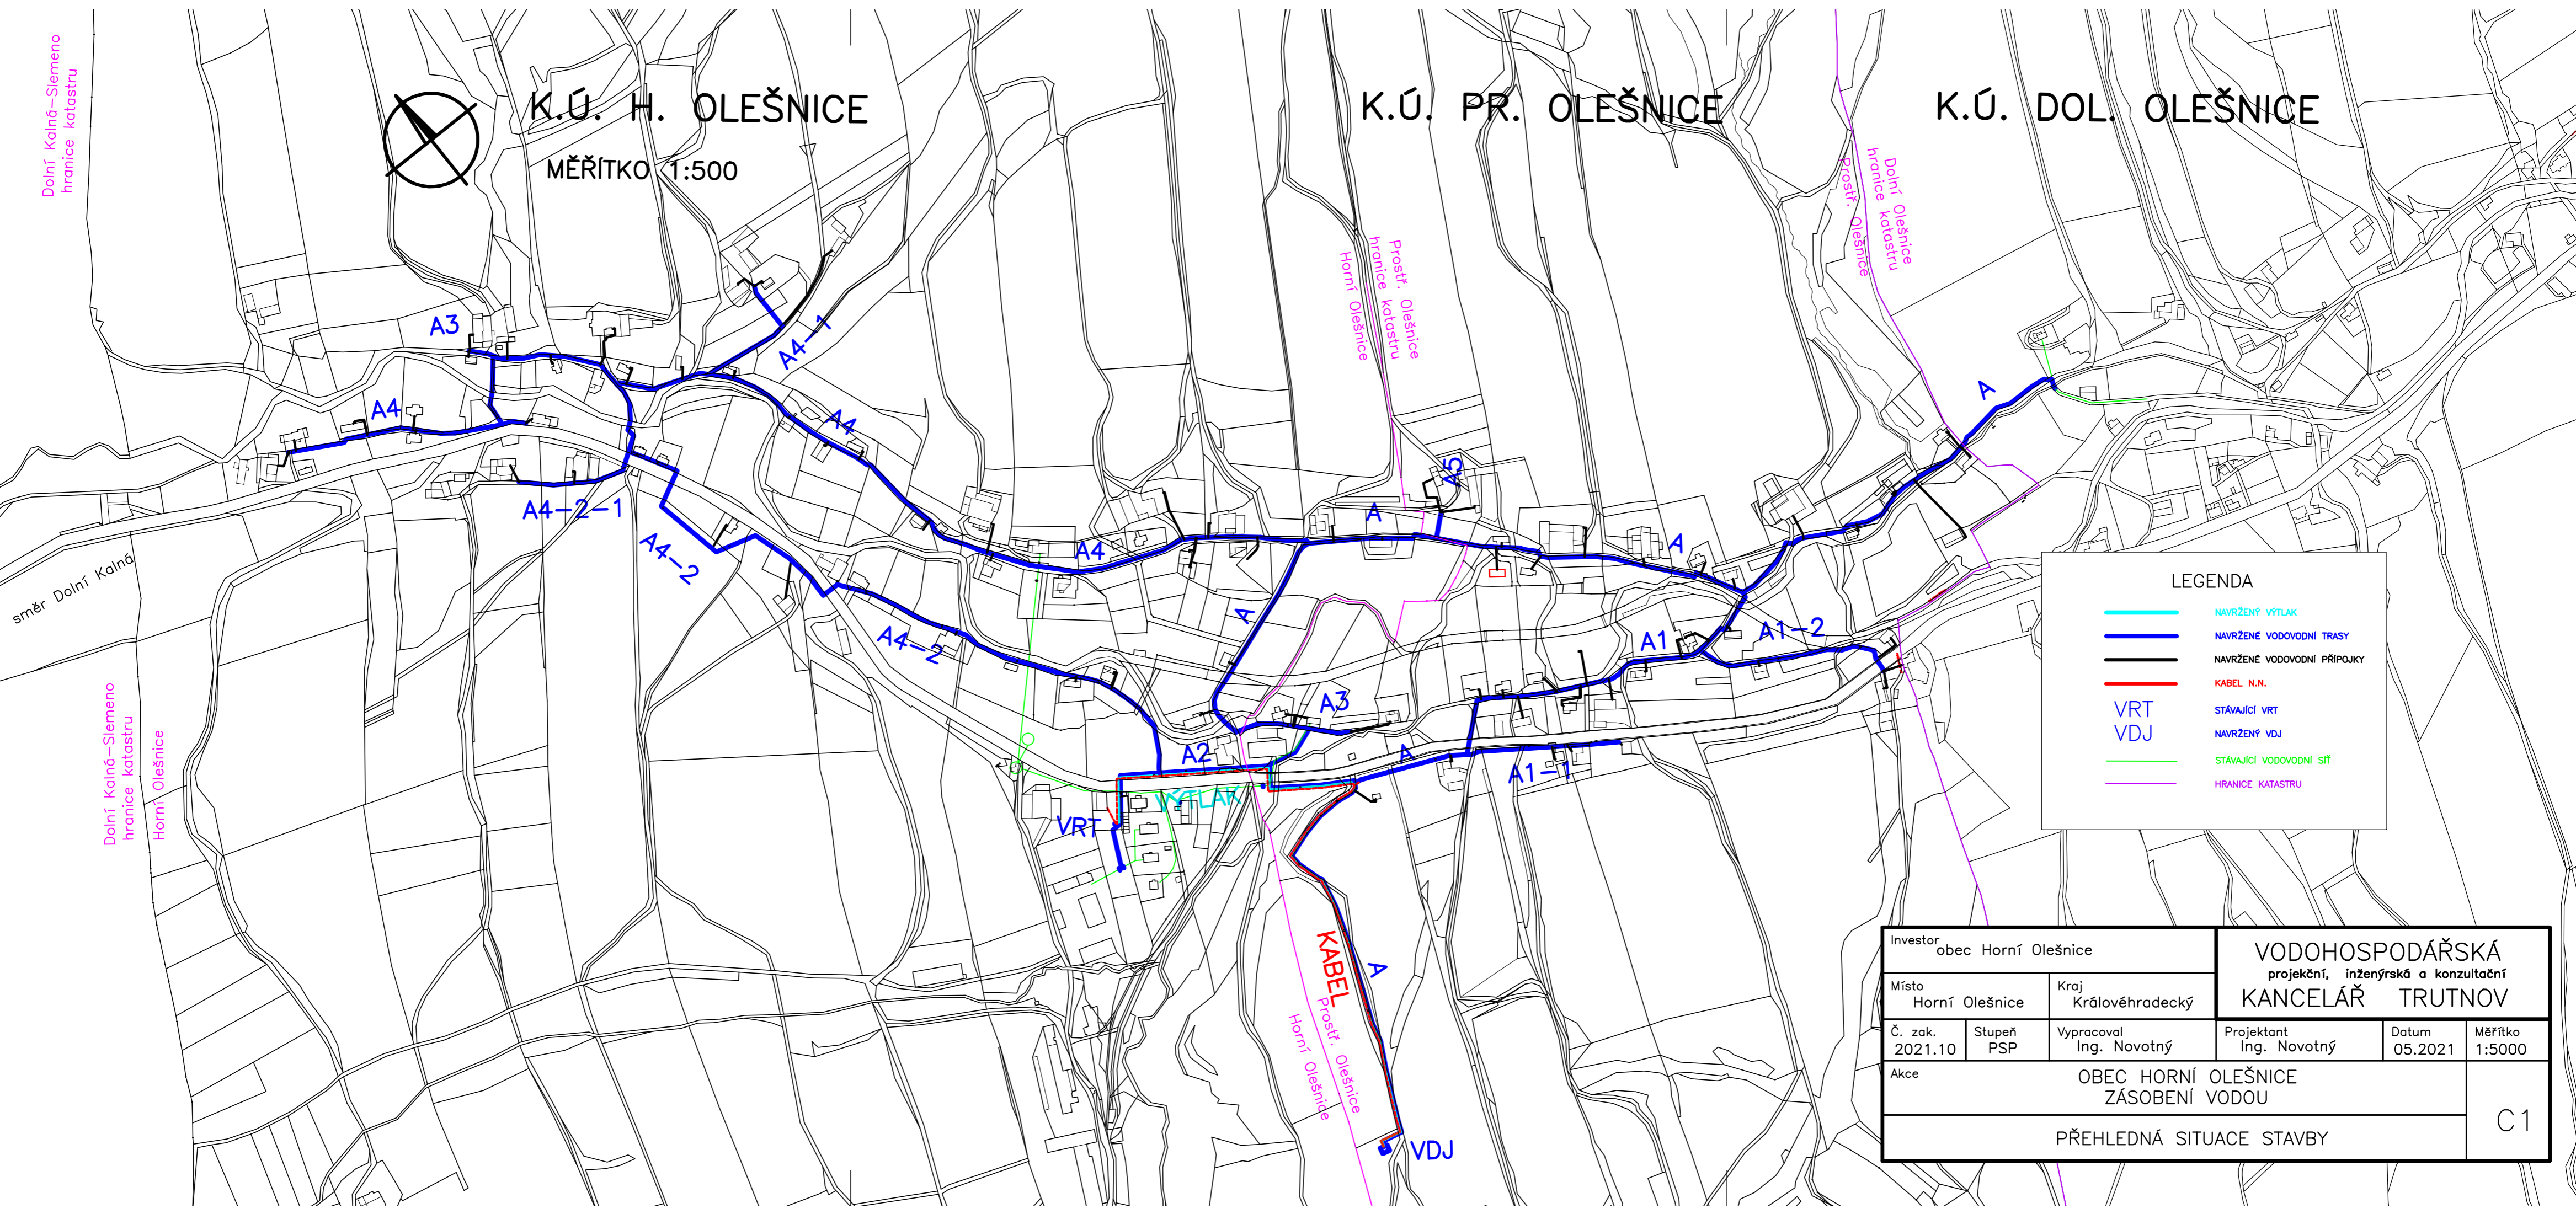

směr Dolní Kainá

Dolní Kainá–Siemeno
hranice katastru

Horní Olešnice

KABEL
Prostř. Olešnice
Horní Olešnice

LEGENDA

- NAVRŽENÝ VÝTLAK
- NAVRŽENÉ VODOVODNÍ TRASY
- NAVRŽENÉ VODOVODNÍ PŘÍPOJKY
- KABEL N.N.
- VRT STÁVAJÍCÍ VRT
- VDJ NAVRŽENÝ VDJ
- STÁVAJÍCÍ VODOVODNÍ SÍŤ
- HRANICE KATASTRU

Investor obec Horní Olešnice			VODOHOSPODÁŘSKÁ projekční, inženýrská a konzultační KANCELÁŘ TRUTNOV		
Místo Horní Olešnice	Kraj Královéhradecký				
Č. zak. 2021.10	Stupeň PSP	Vypracoval Ing. Novotný	Projektant Ing. Novotný	Datum 05.2021	Měřítko 1:5000
Akce OBEC HORNÍ OLEŠNICE ZÁSOBNÍ VODOU					C1
PŘEHLEDNÁ SITUACE STAVBY					