



K.Ú. PROSTŘEDNÍ OLEŠNICE 1:500
VODOVOD HORNÍ OLEŠNICE

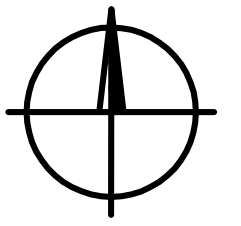

K.Ú. DOLNÍOLEŠNICE 1:500
VODOVOD HORNÍ OLEŠNICE

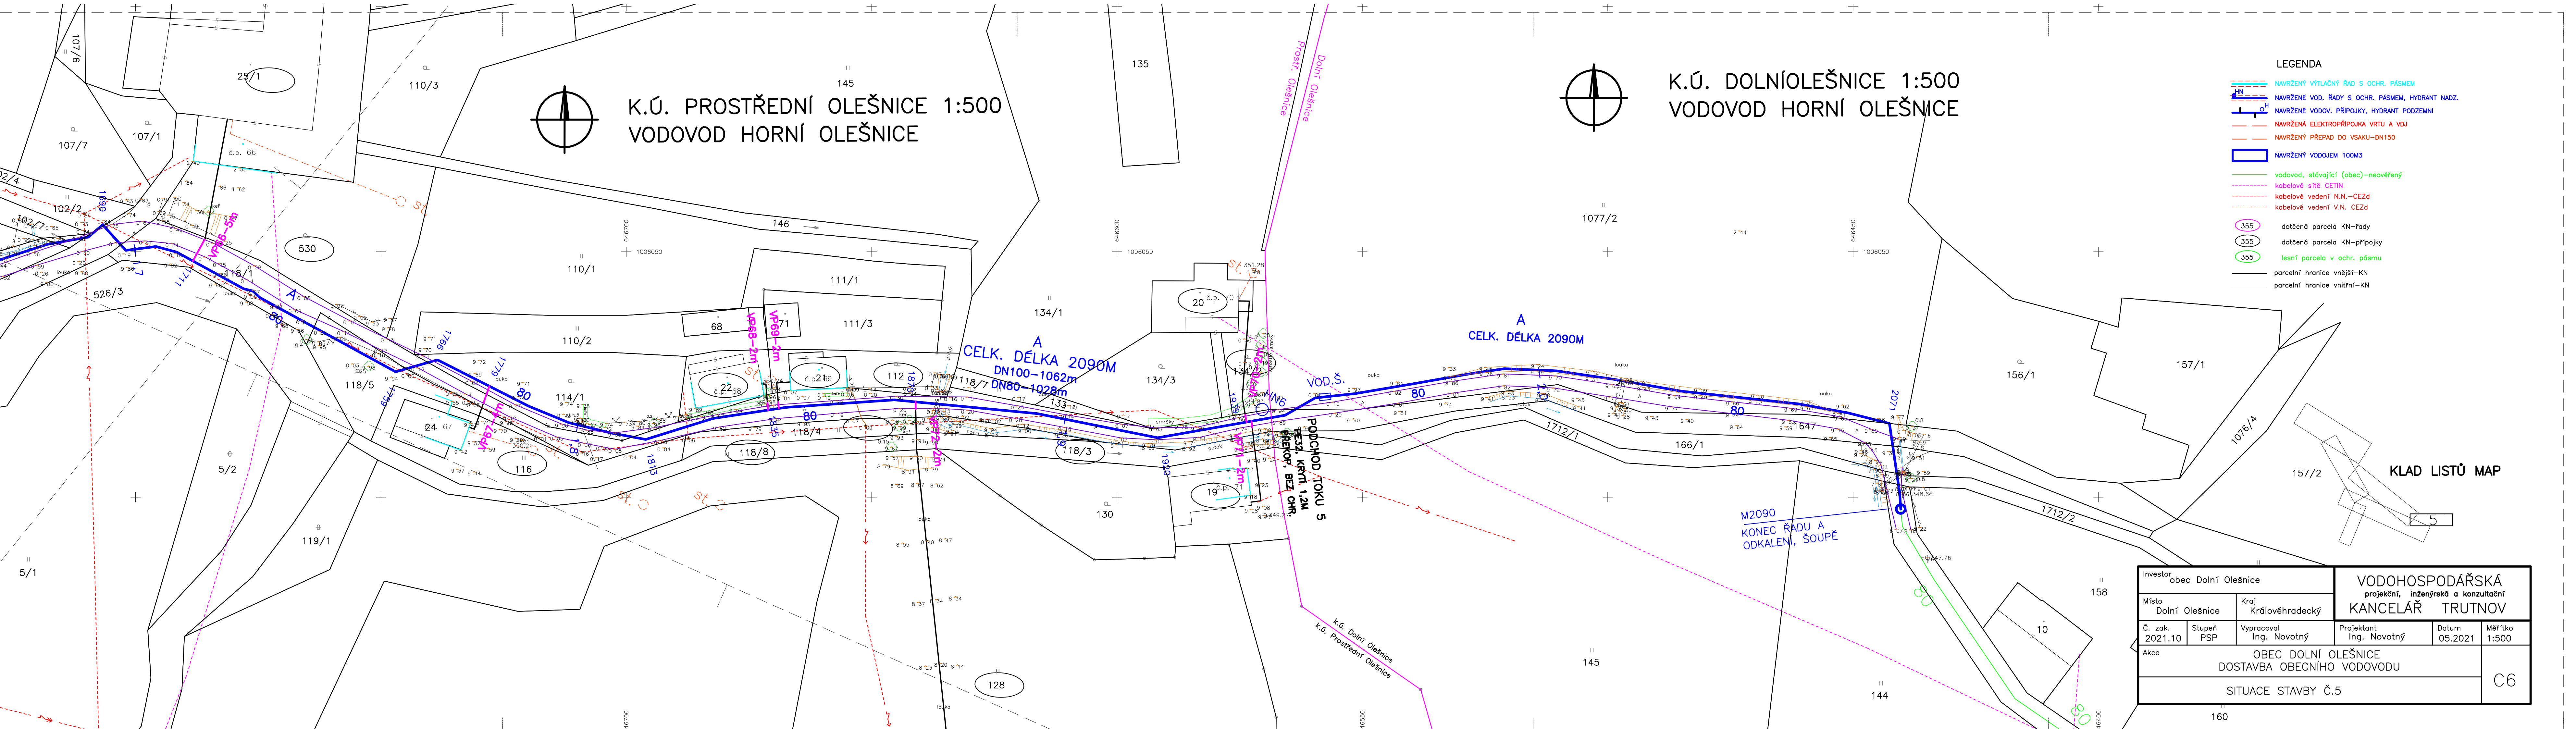

LEGENDA

- NAVRŽENÝ VÝTLAČNÝ ŘÁD S OCHR. PÁSMEM
- NAVRŽENÉ VOD. ŘÁDY S OCHR. PÁSMEM, HYDRANT NADZ.
- NAVRŽENÉ VODOV. PŘÍPOJKY, HYDRANT PODZEMNÍ
- NAVRŽENÁ ELEKTROPŘÍPOJKA VRTU A VDU
- NAVRŽENÝ PŘEPAD DO VSAKU-DN150
- NAVRŽENÝ VODOJEM 100M3
- vodovod, stávající (obec)-neověřený
- kabelové síť CETIN
- kabelové vedení N.N.-CEZd
- kabelové vedení V.N. CEZd
- dotčená parcela KN-rady
- dotčená parcela KN-přípojky
- lesní parcela v ochr. pásmu
- parcelní hranice vnější-KN
- parcelní hranice vnitřní-KN

KLAD LISTŮ MAP

Investor obec Dolní Olešnice		VODOHOSPODÁŘSKÁ projekční, inženýrská a konzultační KANCELÁŘ TRUTNOV			
Místo Dolní Olešnice	Kraj Královéhradecký				
Č. zak. 2021.10	Stupeň PSP	Vypracoval Ing. Novotný	Projektant Ing. Novotný	Datum 05.2021	Měřítko 1:500
Akce OBEC DOLNÍ OLEŠNICE DOSTAVBA OBCENÍHO VODOVODU					C6
SITUACE STAVBY Č.5					