
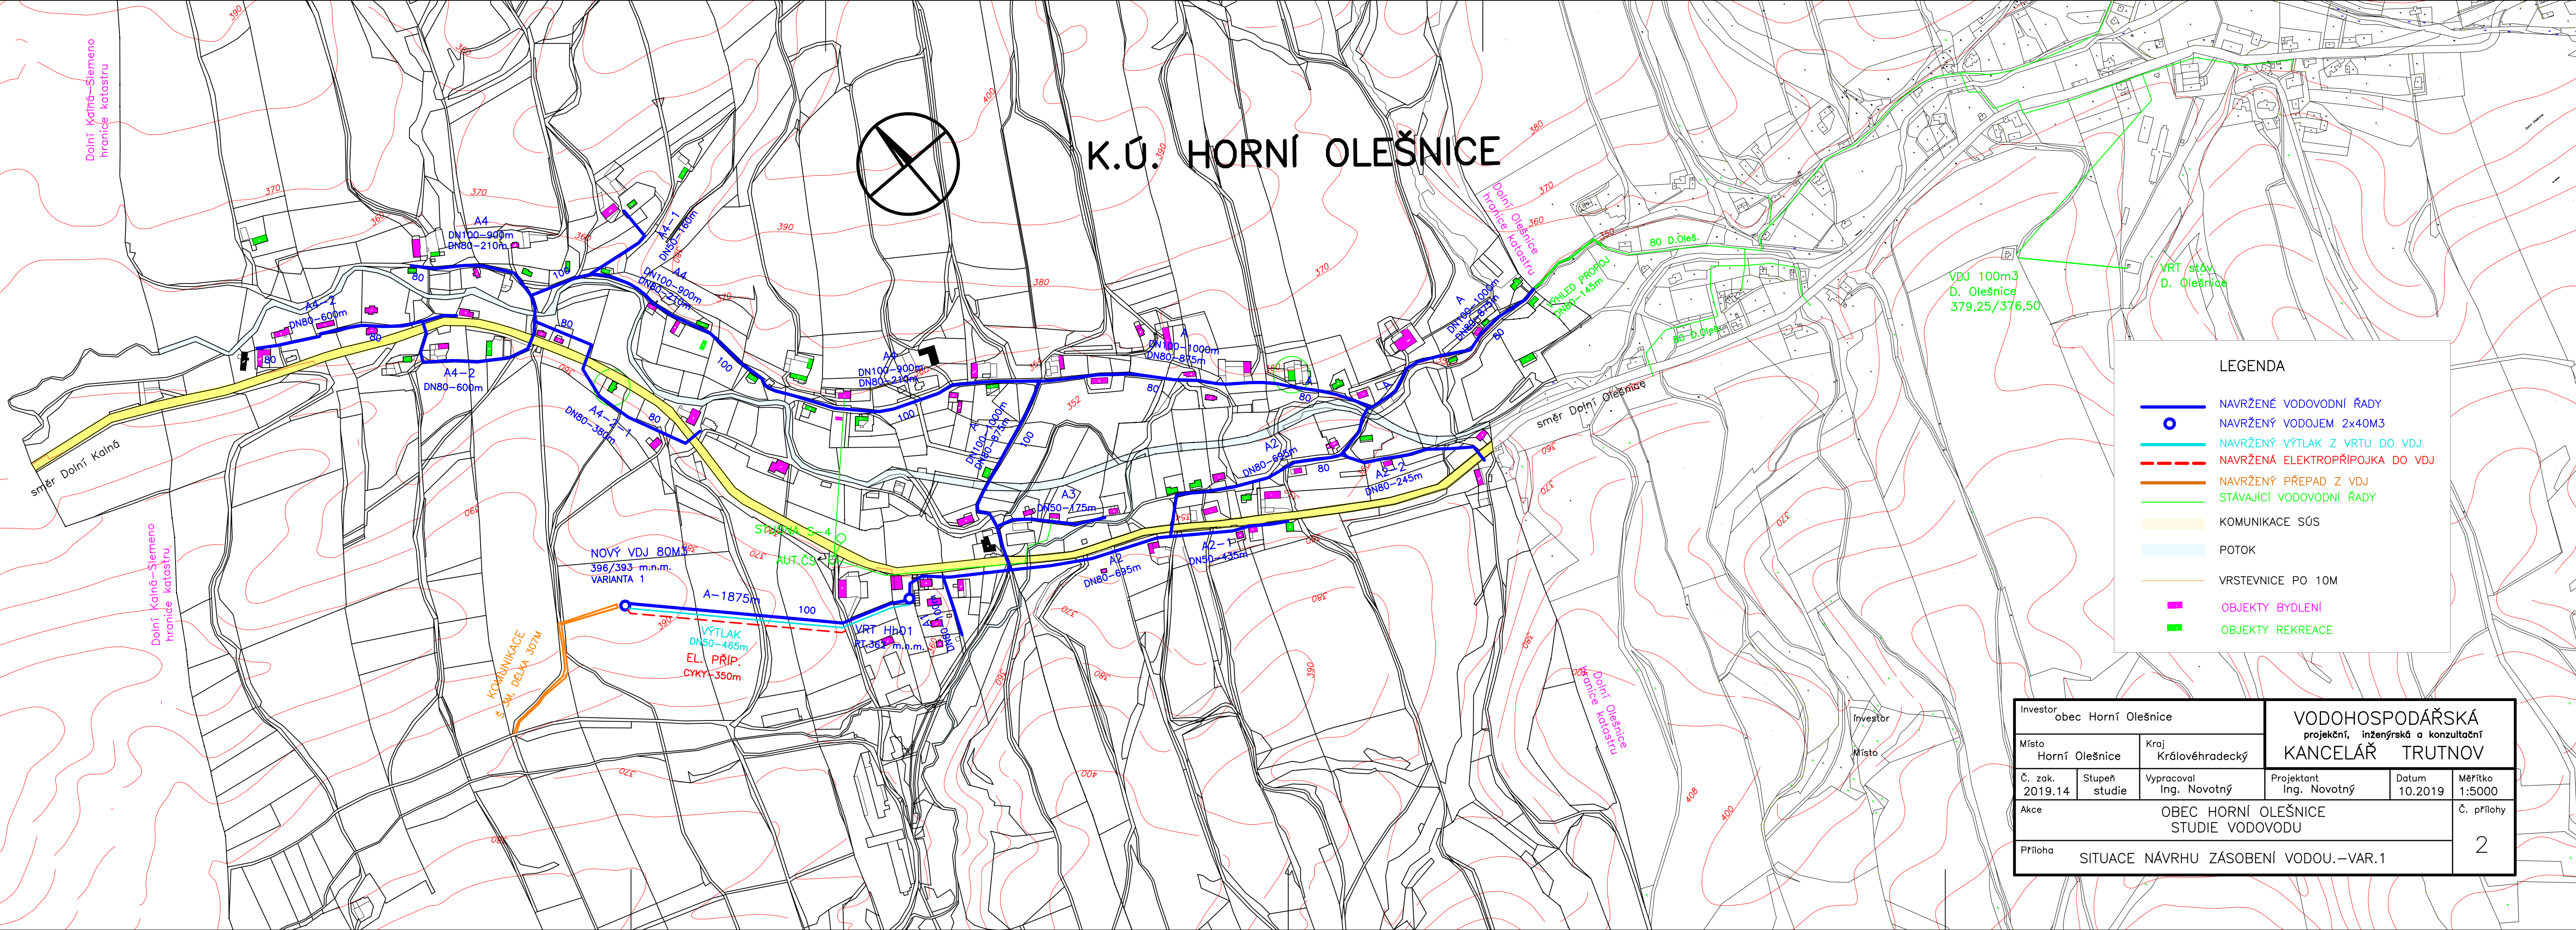


K.Ú. HORNÍ OLEŠNICE

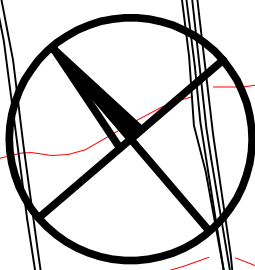

Investor obec Horní Olešnice		VODOHOSPODÁŘSKÁ projekční, inženýrská a konzultační KANCELÁŘ TRUTNOV			
Místo Horní Olešnice	Kraj Královéhradecký				
Č. zak. 2019.14	Stupeň studie	Vypracoval Ing. Novotný	Projektant Ing. Novotný	Datum 10.2019	Měřítko 1:5000
Akce OBEC HORNÍ OLEŠNICE STUDIE VODOVODU			Č. přílohy 2		
Příloha SITUACE NÁVRHU ZÁSOBNÍ VODOU.-VAR.1					