
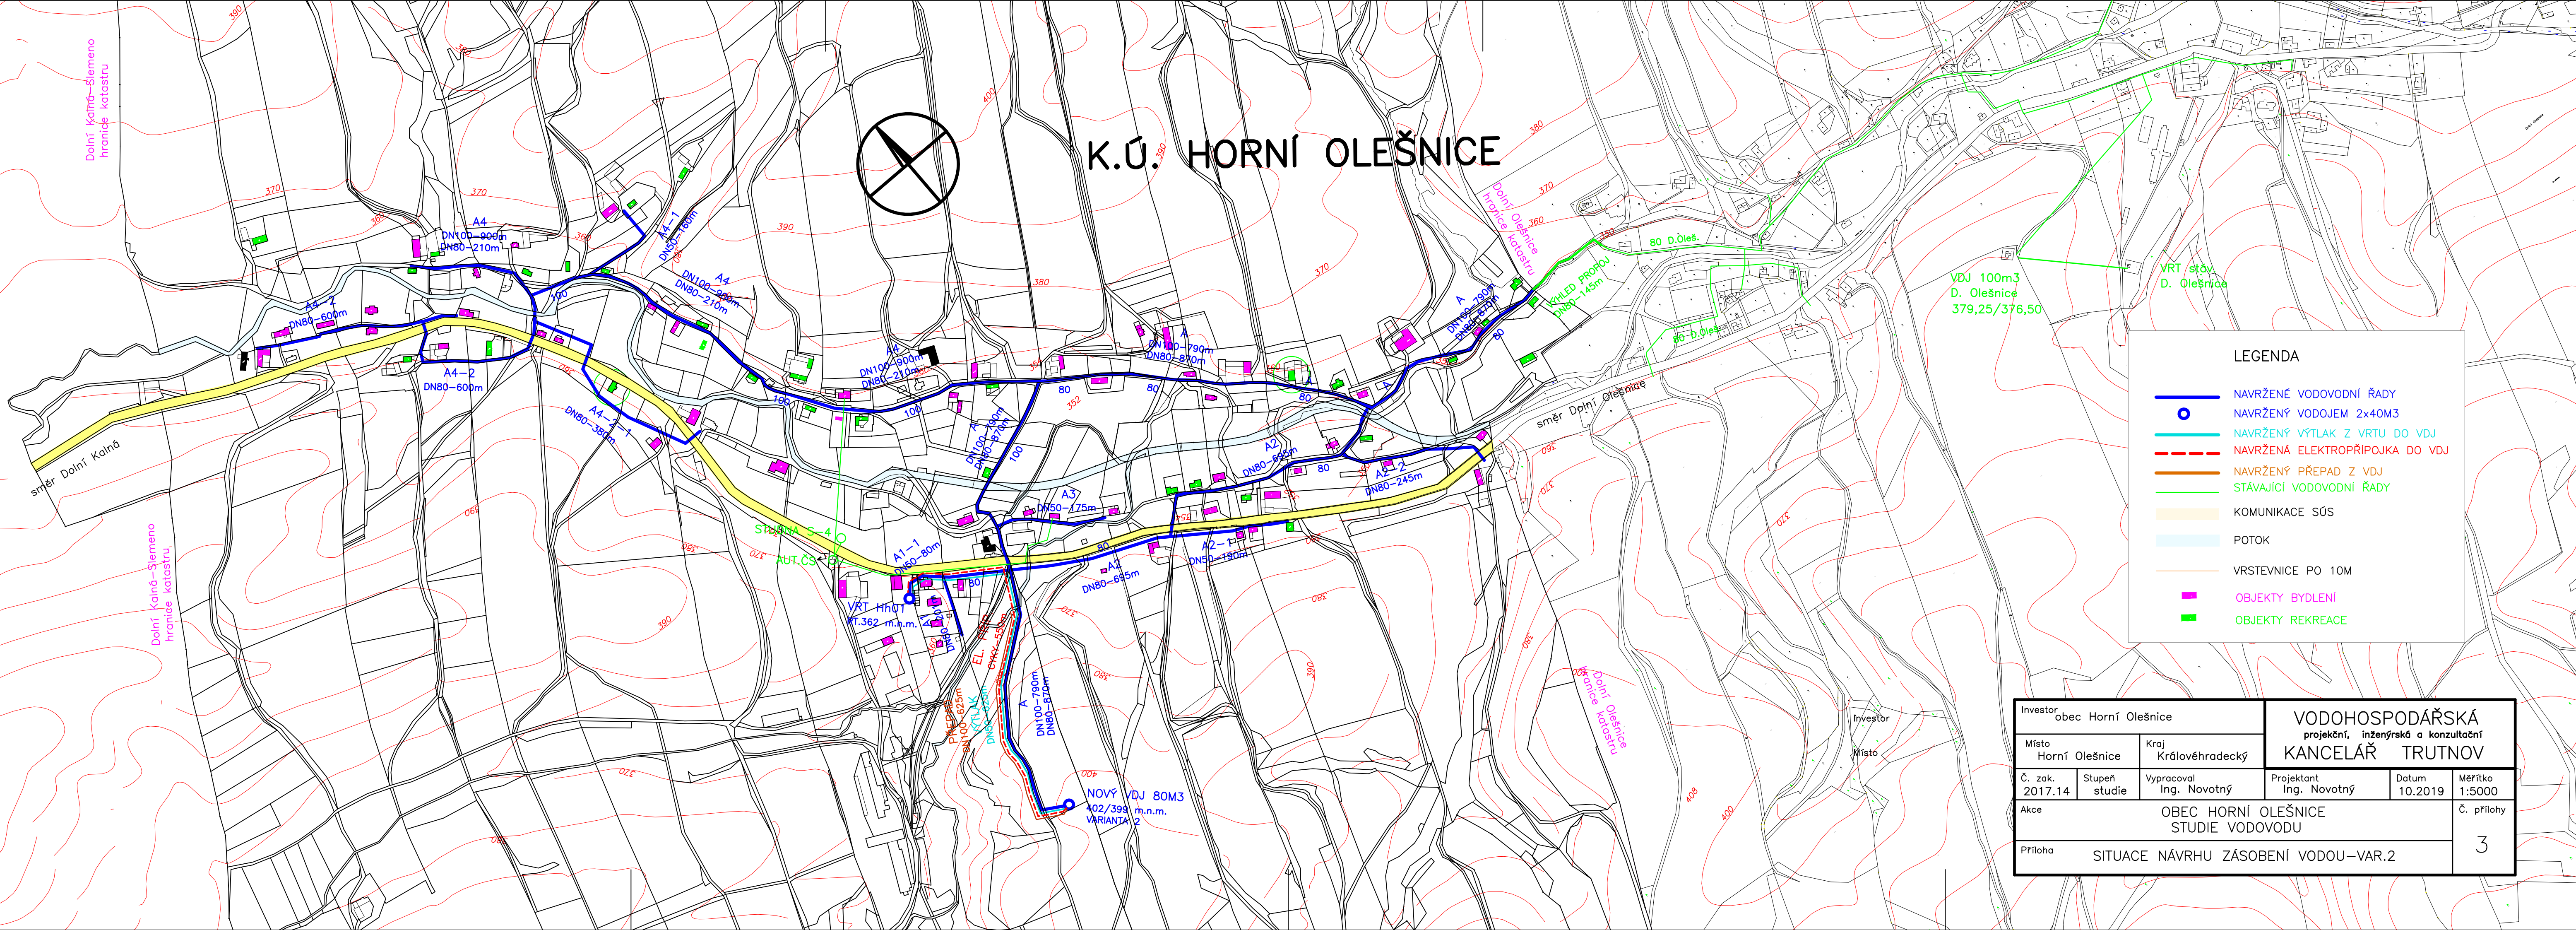


# K.Ú. HORNÍ OLEŠNICE

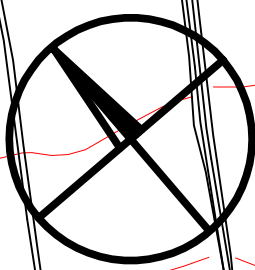

Investor obec Horní Olešnice		<b>VODOHOSPODÁŘSKÁ</b> projekční, inženýrská a konzultační <b>KANCELÁŘ TRUTNOV</b>			
Místo Horní Olešnice	Kraj Královéhradecký				
Č. zak. 2017.14	Stupeň studie	Vypracoval Ing. Novotný	Projektant Ing. Novotný	Datum 10.2019	Měřítko 1:5000
Akce OBEC HORNÍ OLEŠNICE STUDIE VODOVODU			Č. přílohy 3		
Příloha SITUACE NÁVRHU ZÁSOBNÍ VODOU-VAR.2					