
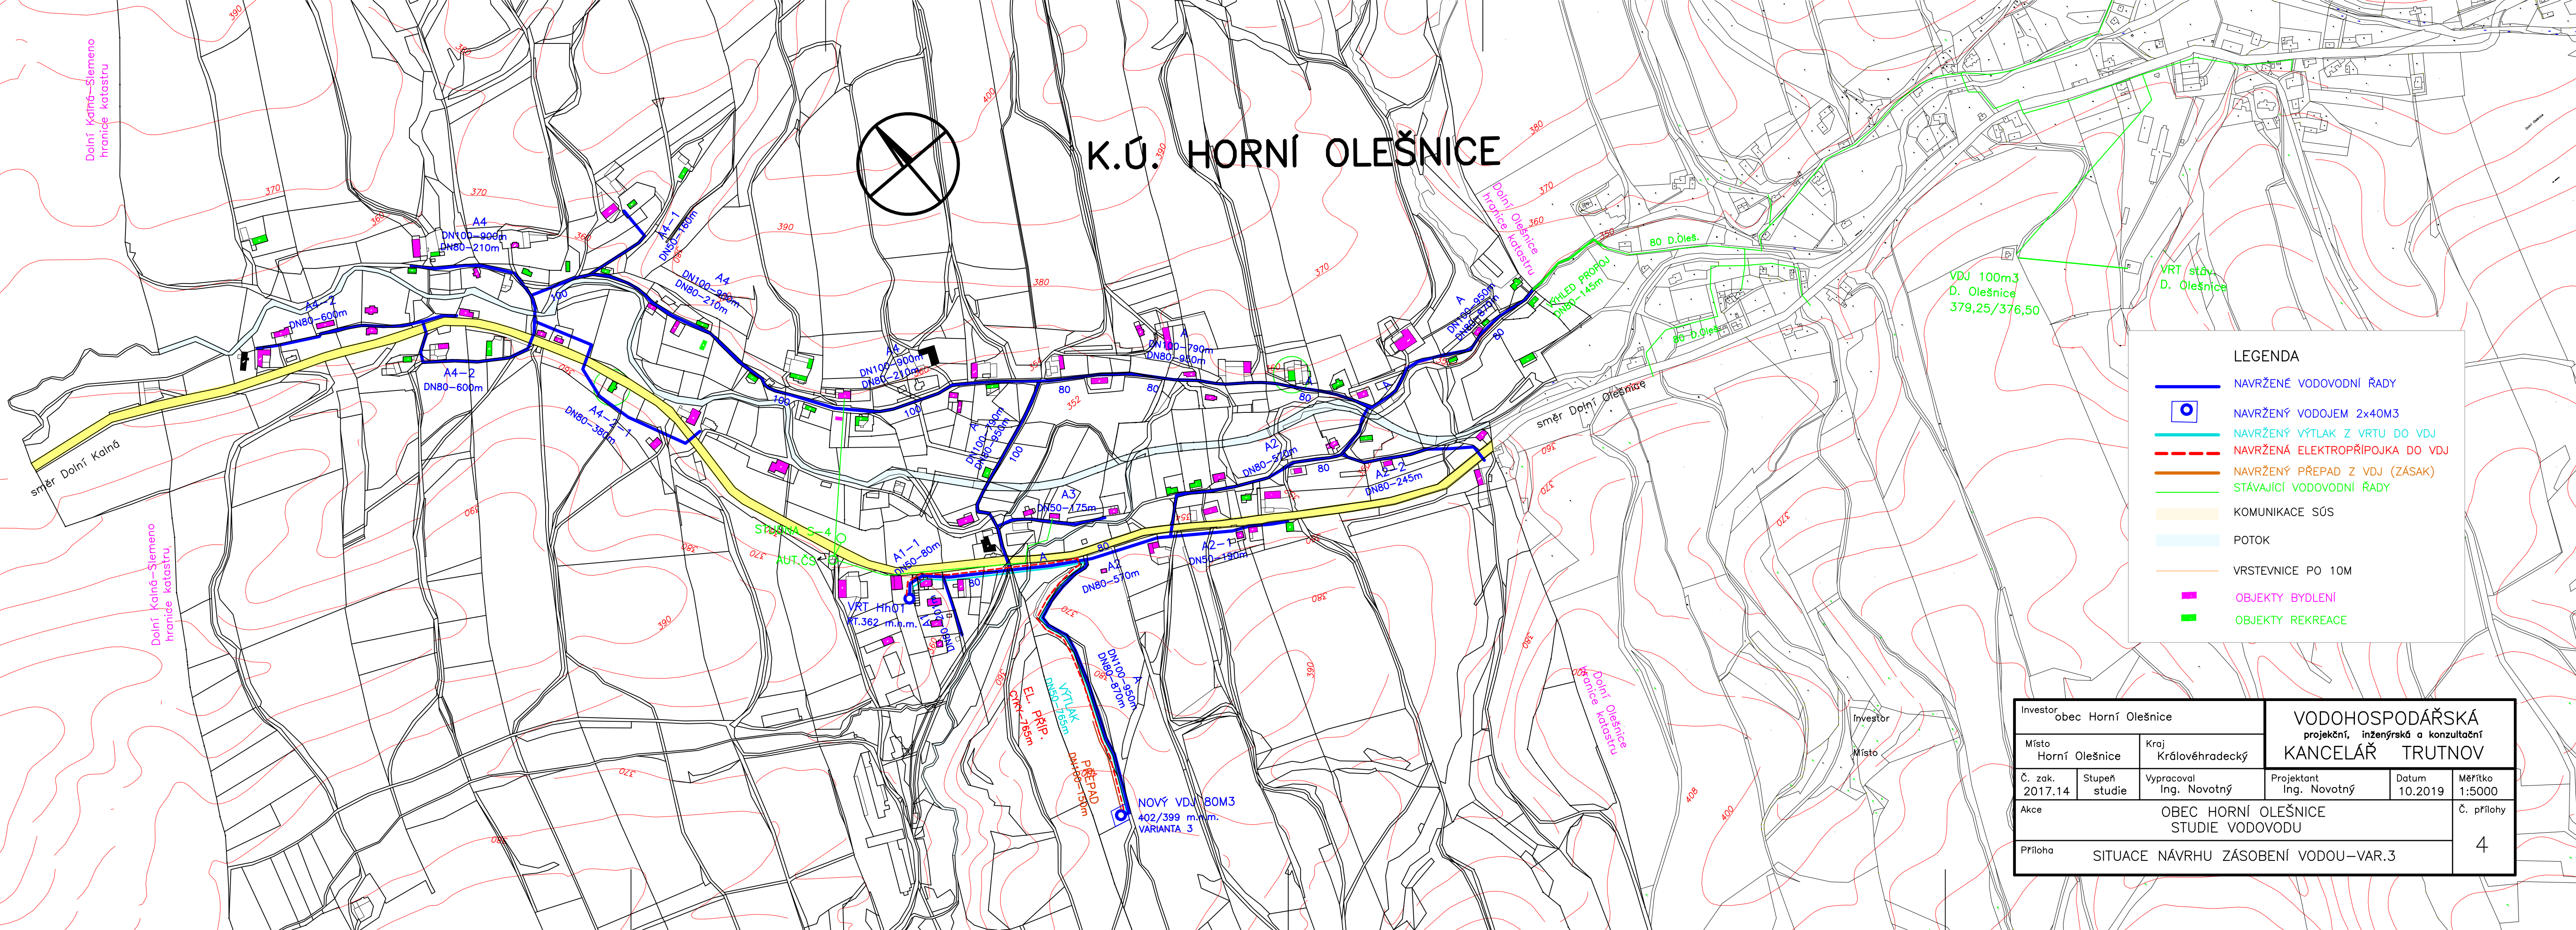


K.Ú. HORNÍ OLEŠNICE

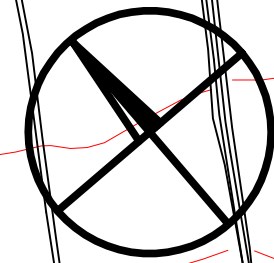

LEGENDA

- NAVRŽENÉ VODOVODNÍ ŘÁDY
- NAVRŽENÝ VODOJEM 2x40M3
- NAVRŽENÝ VÝTLAK Z VRTU DO VDJ
- - - NAVRŽENÁ ELEKTROPŘÍPOJKA DO VDJ
- NAVRŽENÝ PŘEPAD Z VDJ (ZÁSAK)
- STÁVAJÍCÍ VODOVODNÍ ŘÁDY
- KOMUNIKACE SÚS
- POTOK
- VRSTEVNICE PO 10M
- OBJEKTY BYDLENÍ
- OBJEKTY REKREACE

Investor: obec Horní Olešnice		VODOHOSPODÁŘSKÁ projekční, inženýrská a konzultační KANCELÁŘ TRUTNOV			
Místo: Horní Olešnice	Kraj: Královéhradecký				
Č. zak. 2017.14	Stupeň studie	Vypracoval Ing. Novotný	Projektant Ing. Novotný	Datum 10.2019	Měřítko 1:5000
Akce		OBEC HORNÍ OLEŠNICE STUDIE VODOVODU			
Příloha		SITUACE NÁVRHU ZÁSOBNÍ VODOU-VAR.3			
					Č. přílohy 4