




PŮDORYS 1.PP

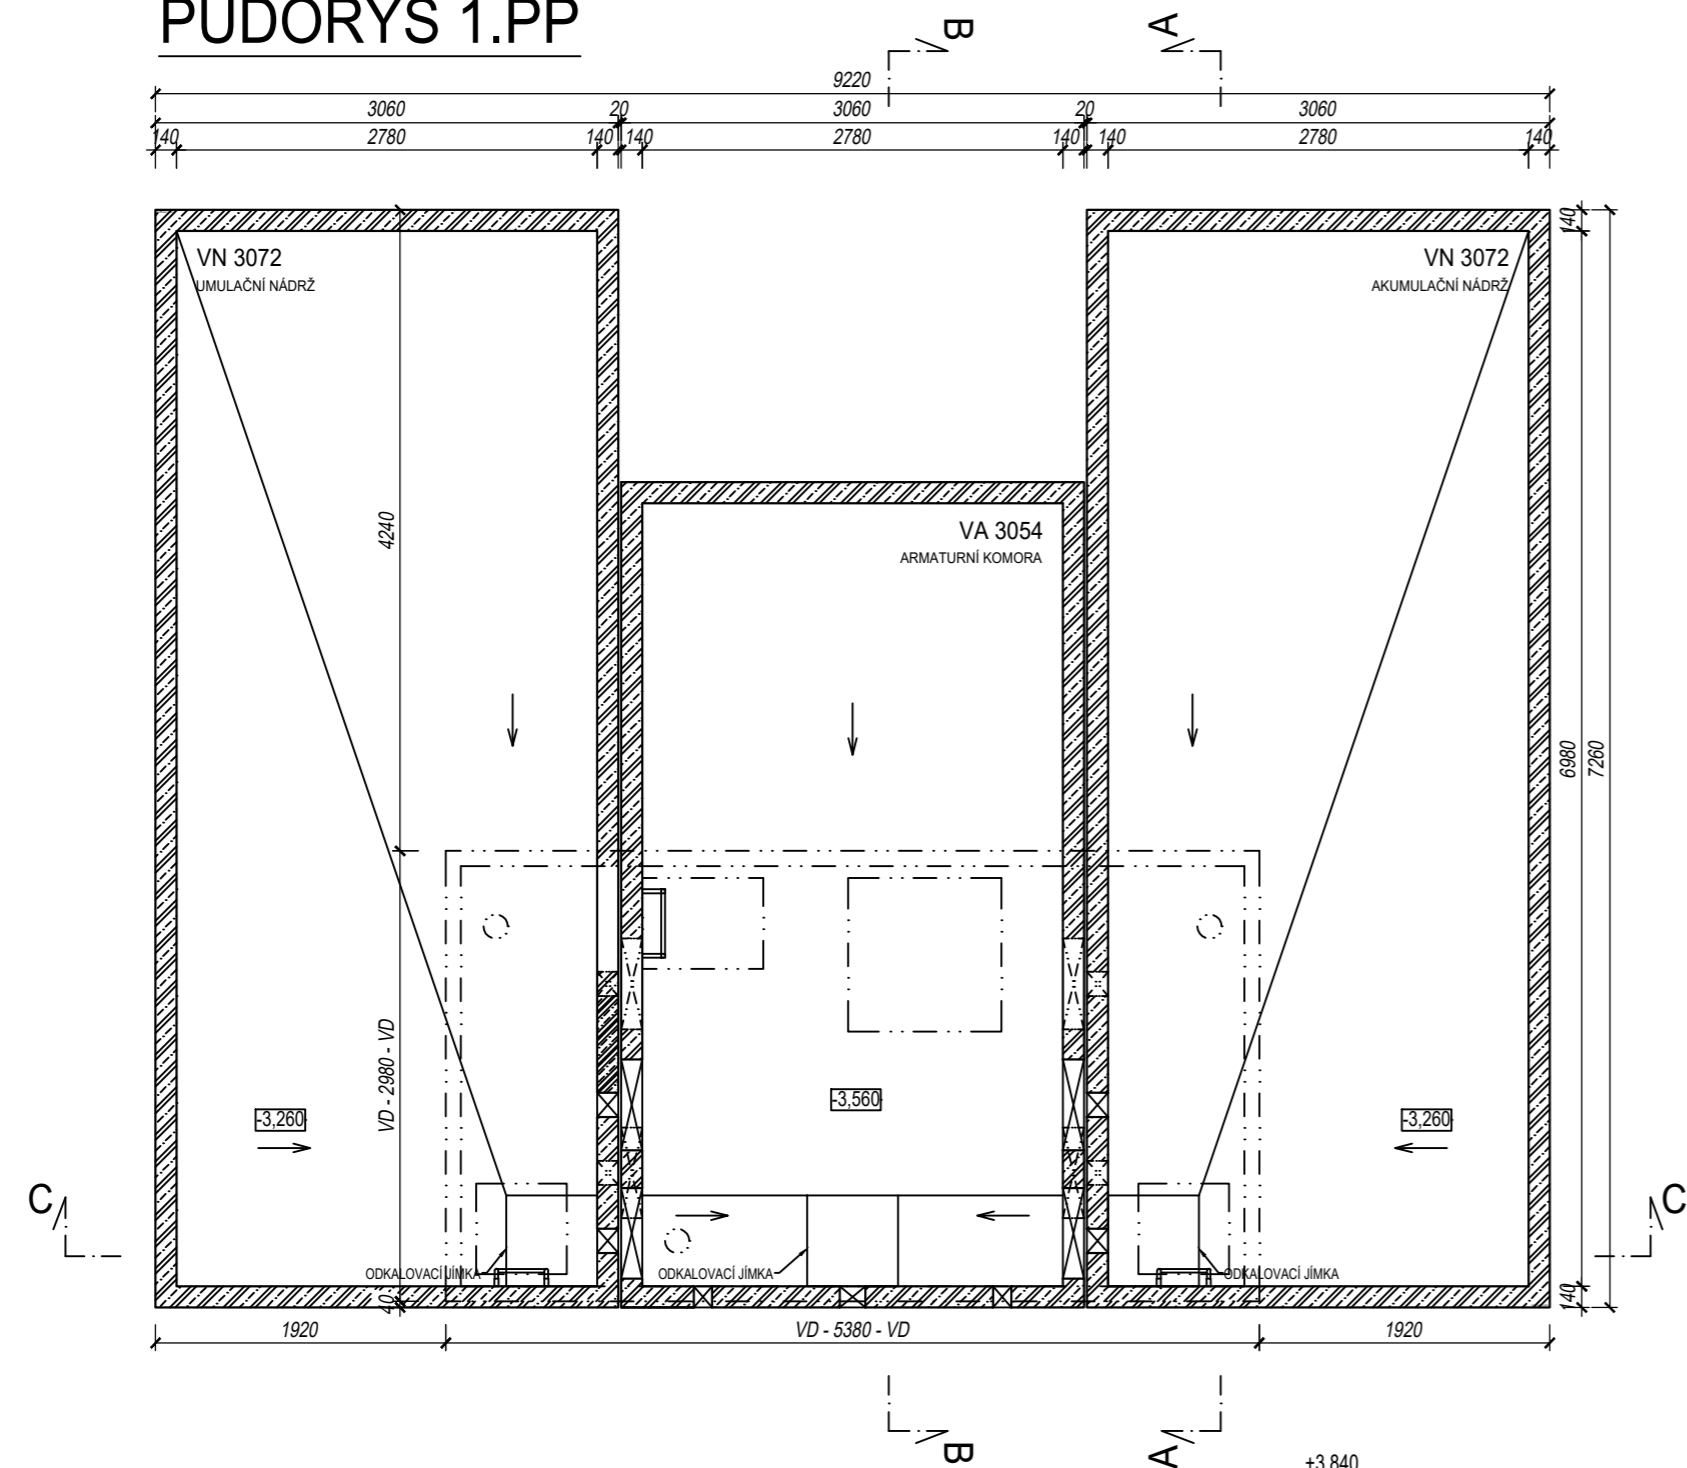

ŘEZ A-A

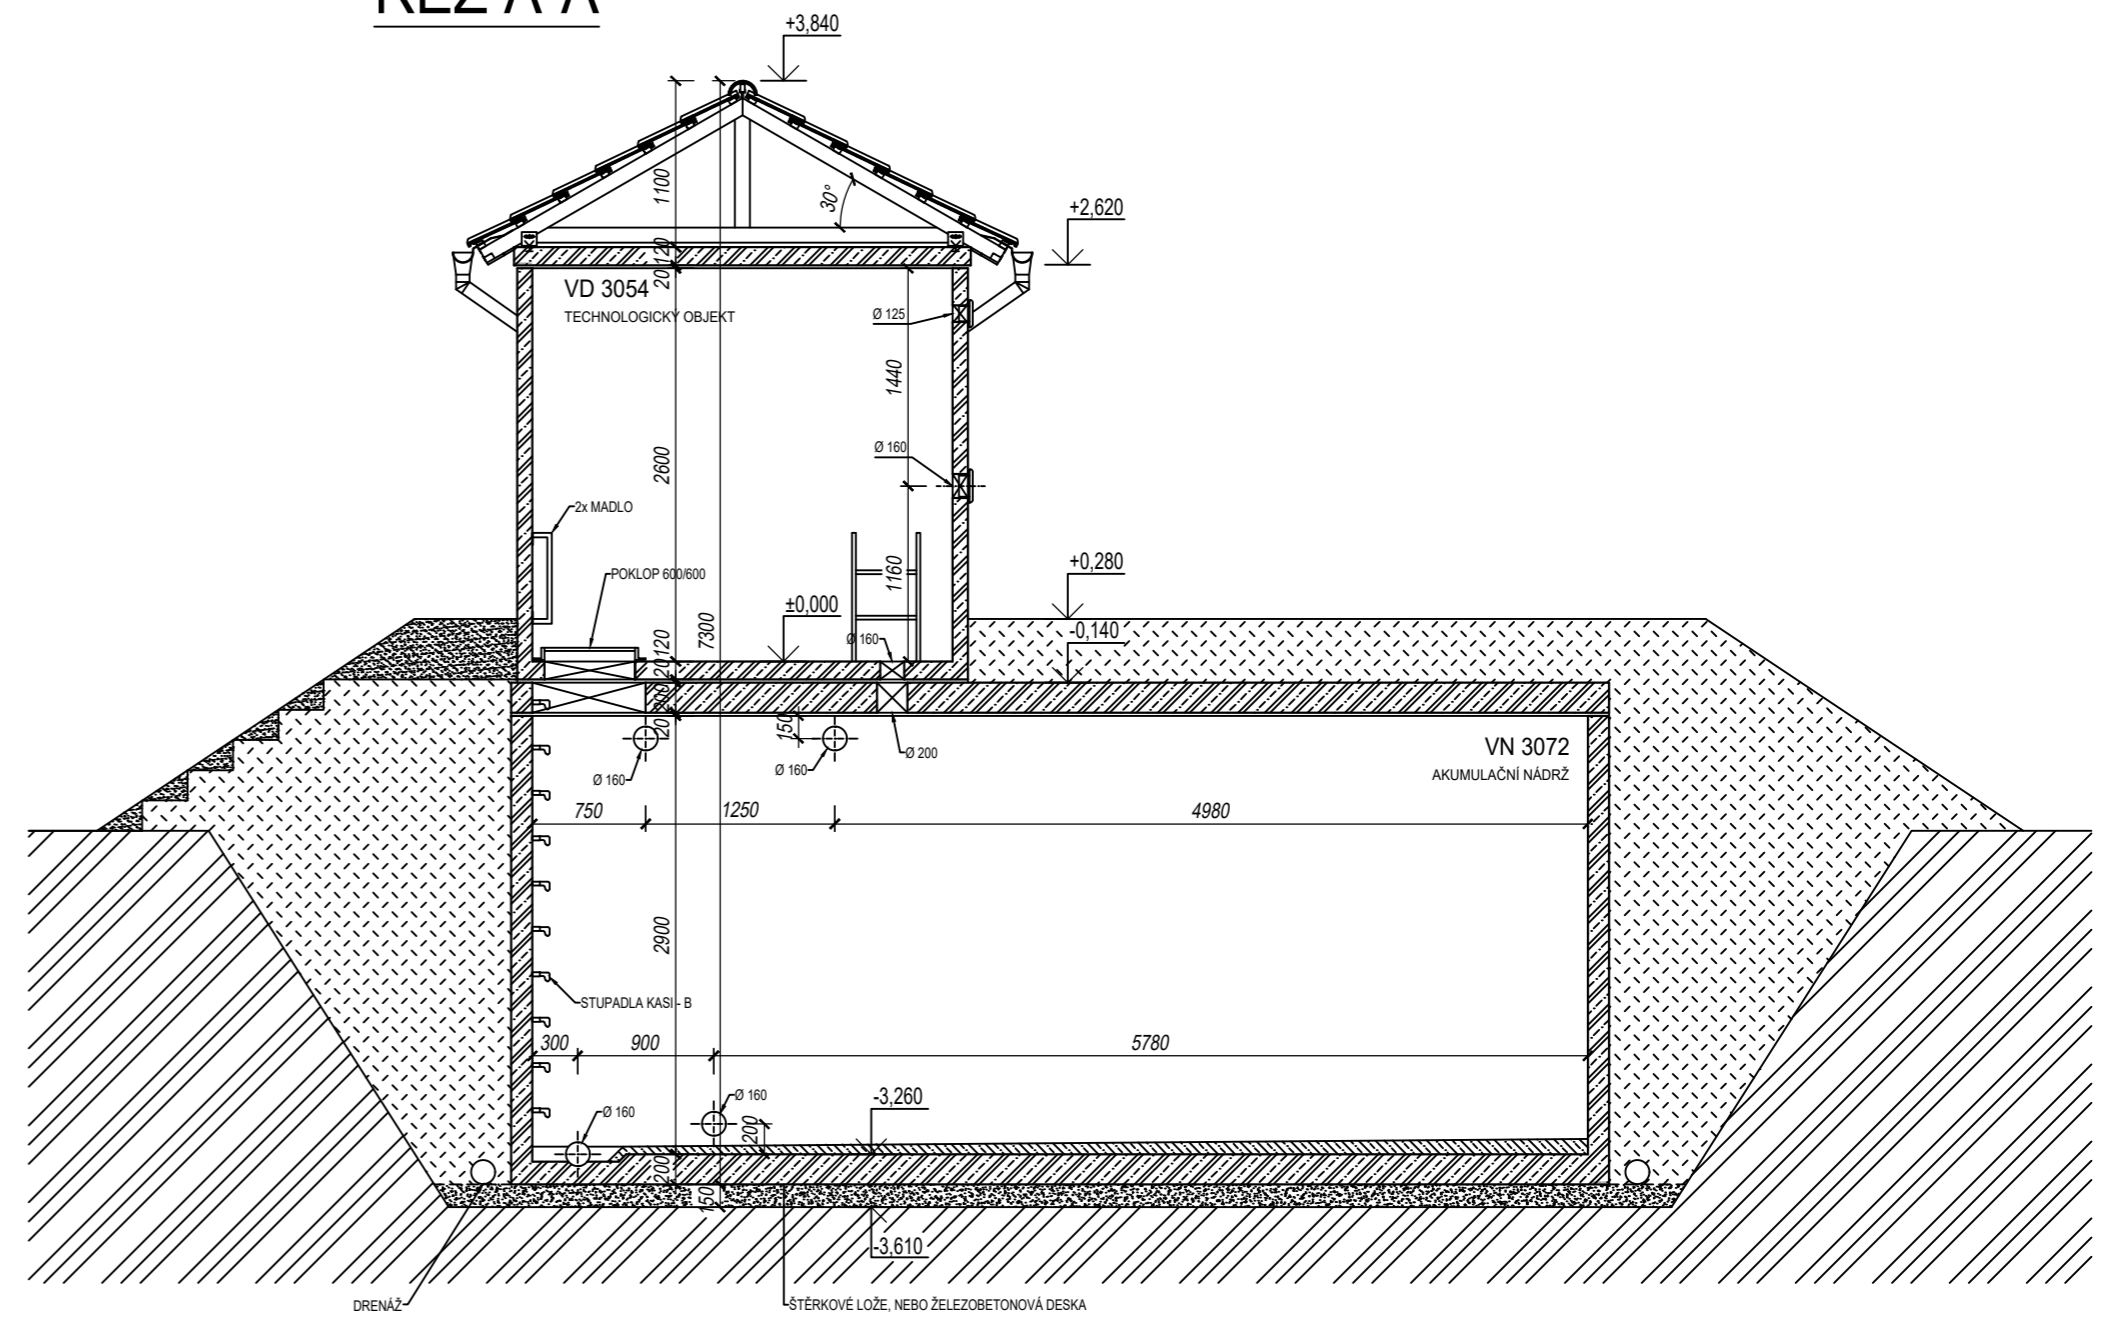

ŘEZ C-C

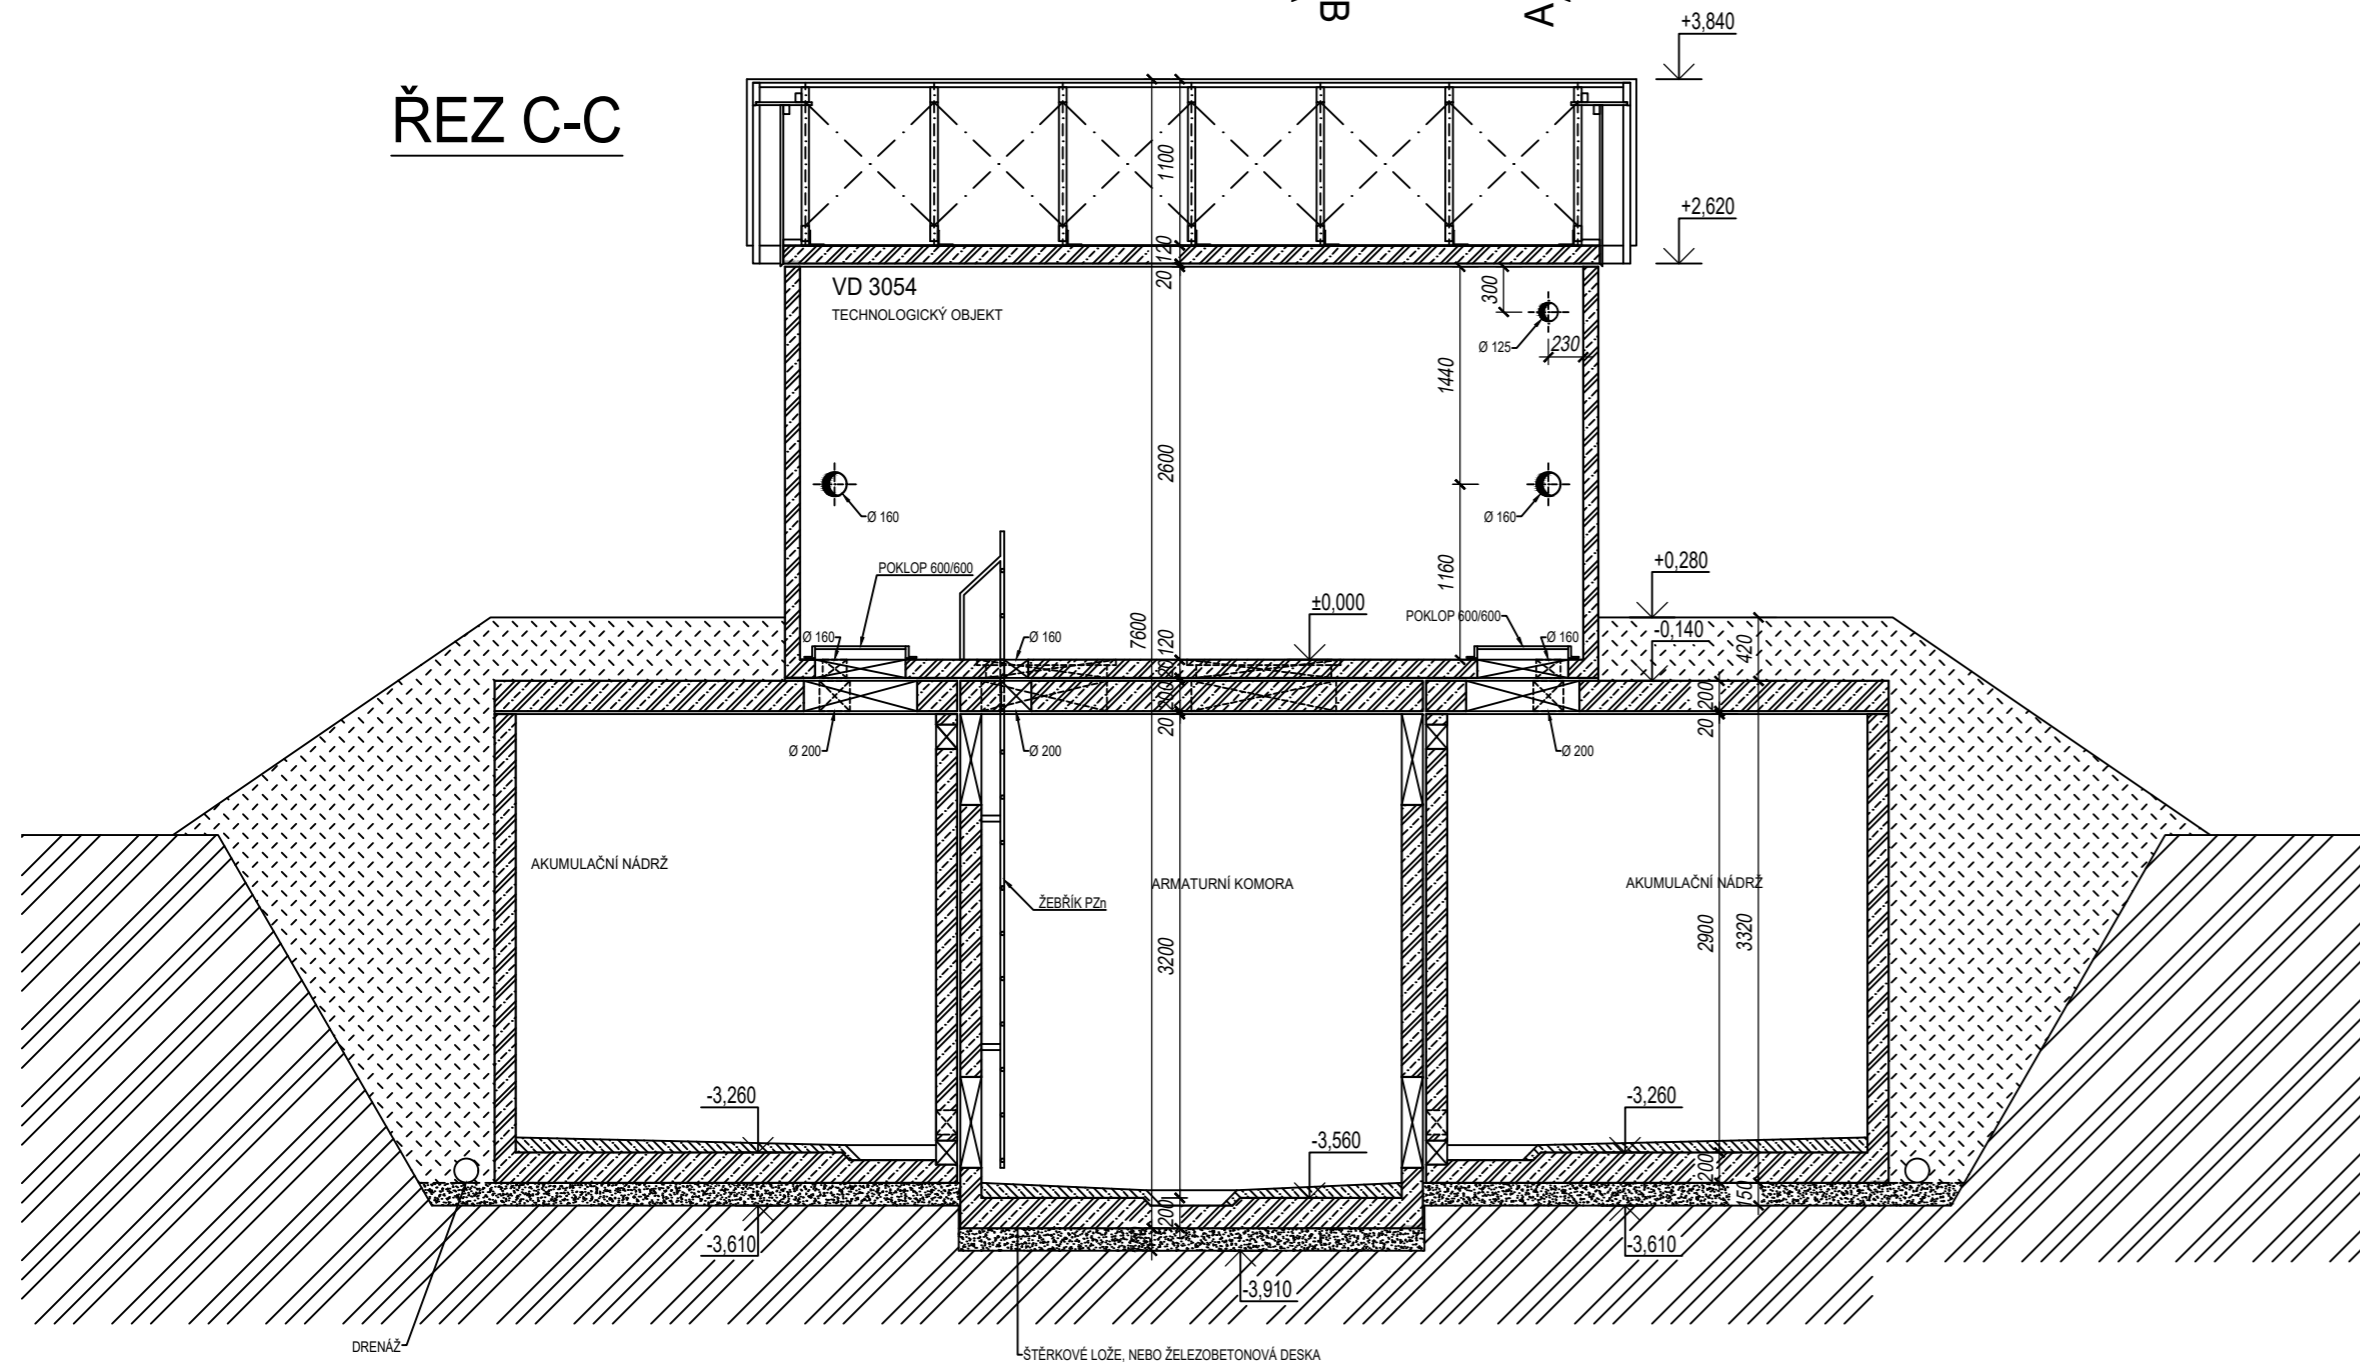

0,000 = 399,0 m.n.m.

Investor obec Horní Olešnice		VODOHOSPODÁŘSKÁ projekční, inženýrská a konzultační KANCELÁŘ TRUTNOV			
Místo Horní Olešnice	Kraj Královéhradecký				
Č. zak. 2020.8	Stupeň DŮR	Vypracoval Ing. Novotný	Projektant Ing. Novotný	Datum 05.2020	Měřítko 1:50
Akce OBEC HORNÍ OLEŠNICE ZÁSOBNÍ VODOU					Č. paré
Příloha VODOJEM-PŮDORYS , ŘEZY					D3