



K.Ú. PROSTŘEDNÍ OLEŠNICE 1:500 VODOVOD HORNÍ OLEŠNICE

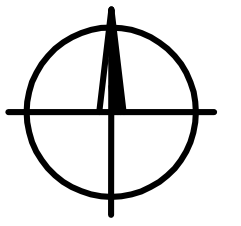

K.Ú. DOLNÍOLEŠNICE 1:500 VODOVOD HORNÍ OLEŠNICE

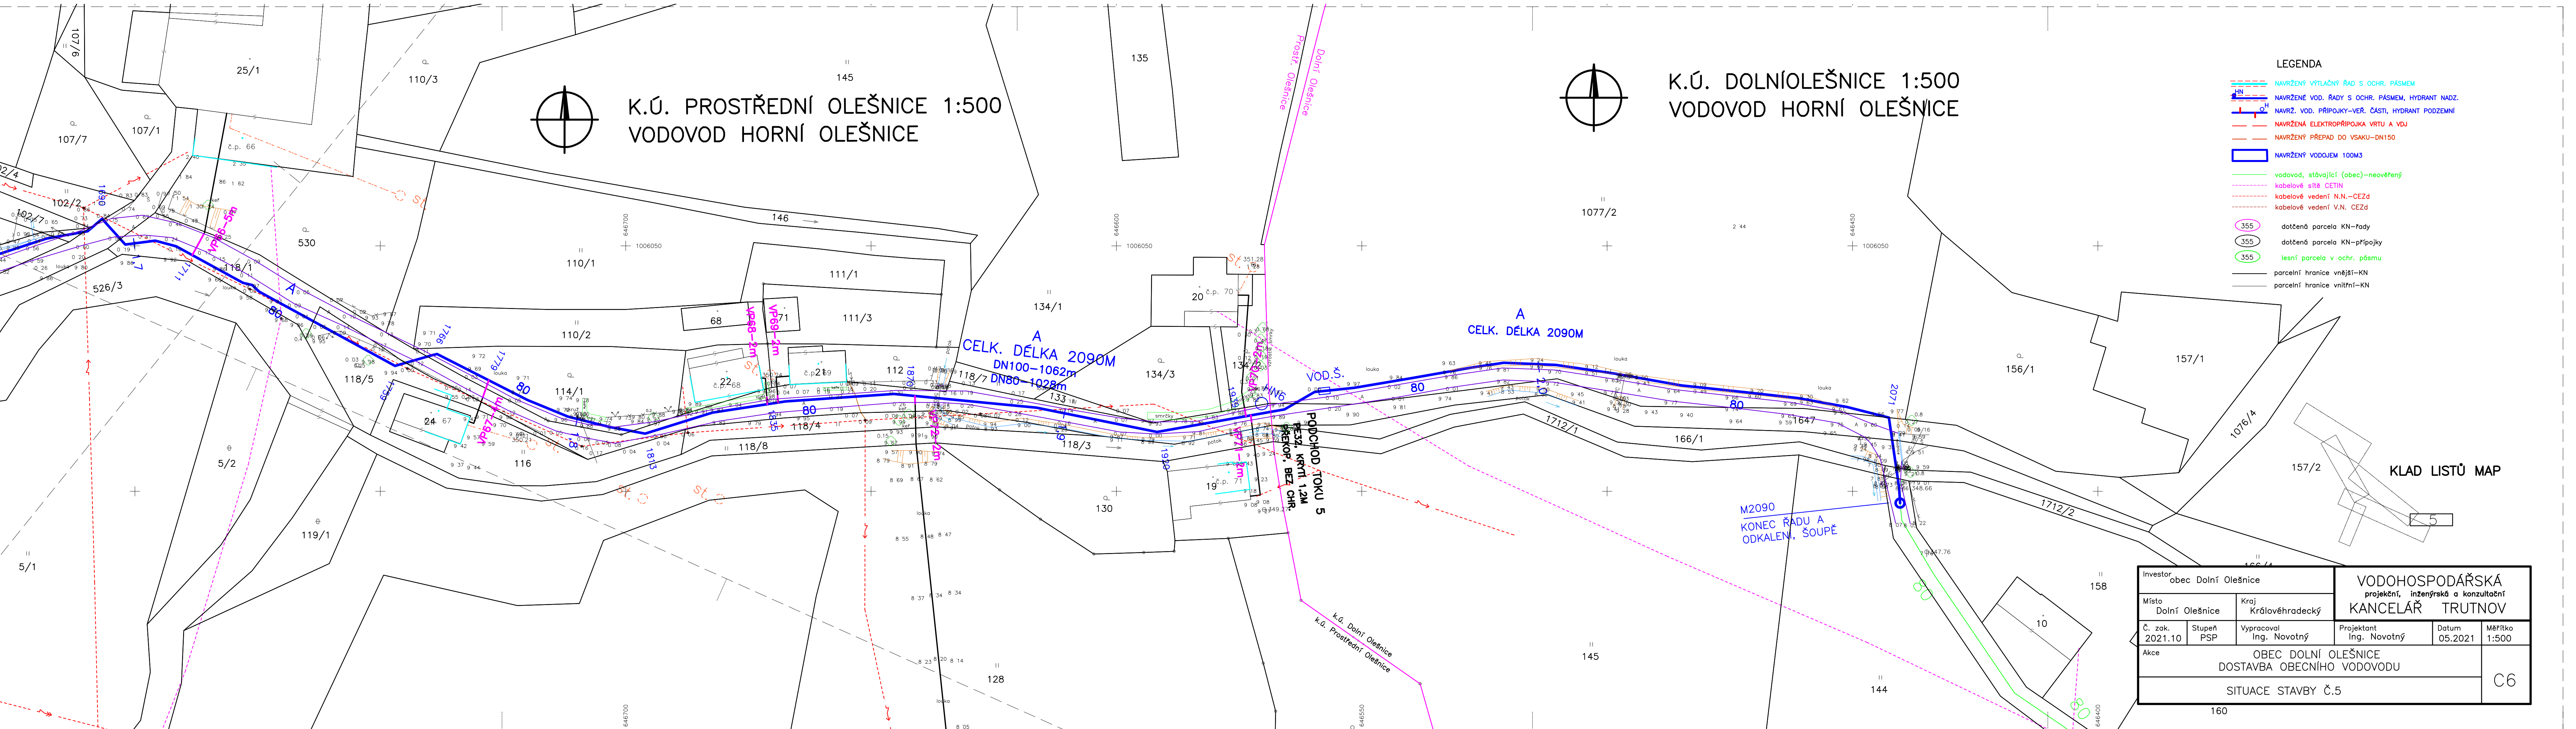

LEGENDA

- NAVRŽENÝ VÝTLAČNÝ ŘÁD S OCHR. PÁSMEM
- NAVRŽENÉ VOD. ŘÁDY S OCHR. PÁSMEM, HYDRANT NADZ.
- NAVRŽ. VOD. PŘÍPOJKY-VER. ČÁSTI, HYDRANT PODZEMNÍ
- NAVRŽENÁ ELEKTROPŘÍPOJKA VRTU A VDU
- NAVRŽENÝ PŘEPAD DO VSAKU-DN150
- NAVRŽENÝ VODOJEM 100M3
- vodovod, stávající (obec)-neověřený
- kabelové síť CETIN
- kabelové vedení N.N.-CEZd
- kabelové vedení V.N.-CEZd
- dotčená parcela KN-řady
- dotčená parcela KN-přípojky
- lesní parcela v ochr. pásmu
- parcelní hranice vnější-KN
- parcelní hranice vnitřní-KN

KLAD LISTŮ MAP

Investor obec Dolní Olešnice		VODOHOSPODÁŘSKÁ projekční, inženýrská a konzultační KANCELÁŘ TRUTNOV			
Místo Dolní Olešnice	Kraj Královéhradecký	Projektant Ing. Novotný		Datum 05.2021	Měřítko 1:500
Č. zak. 2021.10	Stupeň PSP	Vypracoval Ing. Novotný	Akce OBEC DOLNÍ OLEŠNICE DOSTAVBA OBECNÍHO VODOVODU		
SITUACE STAVBY Č.5					C6