



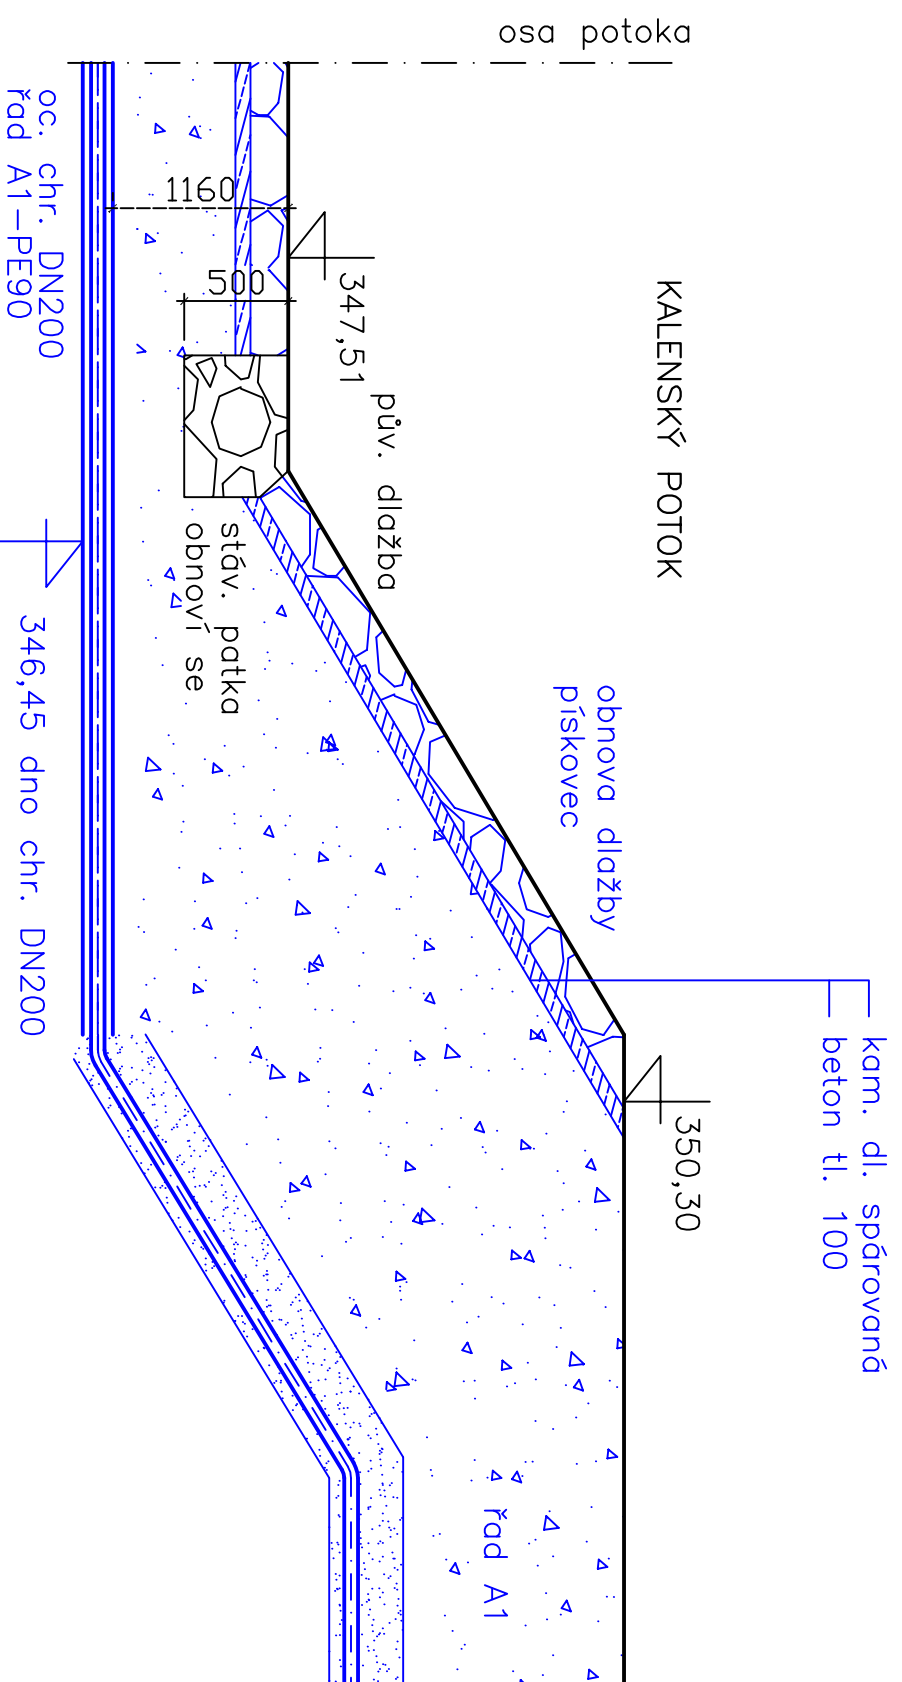


 
# SVISLÝ ŘEZ

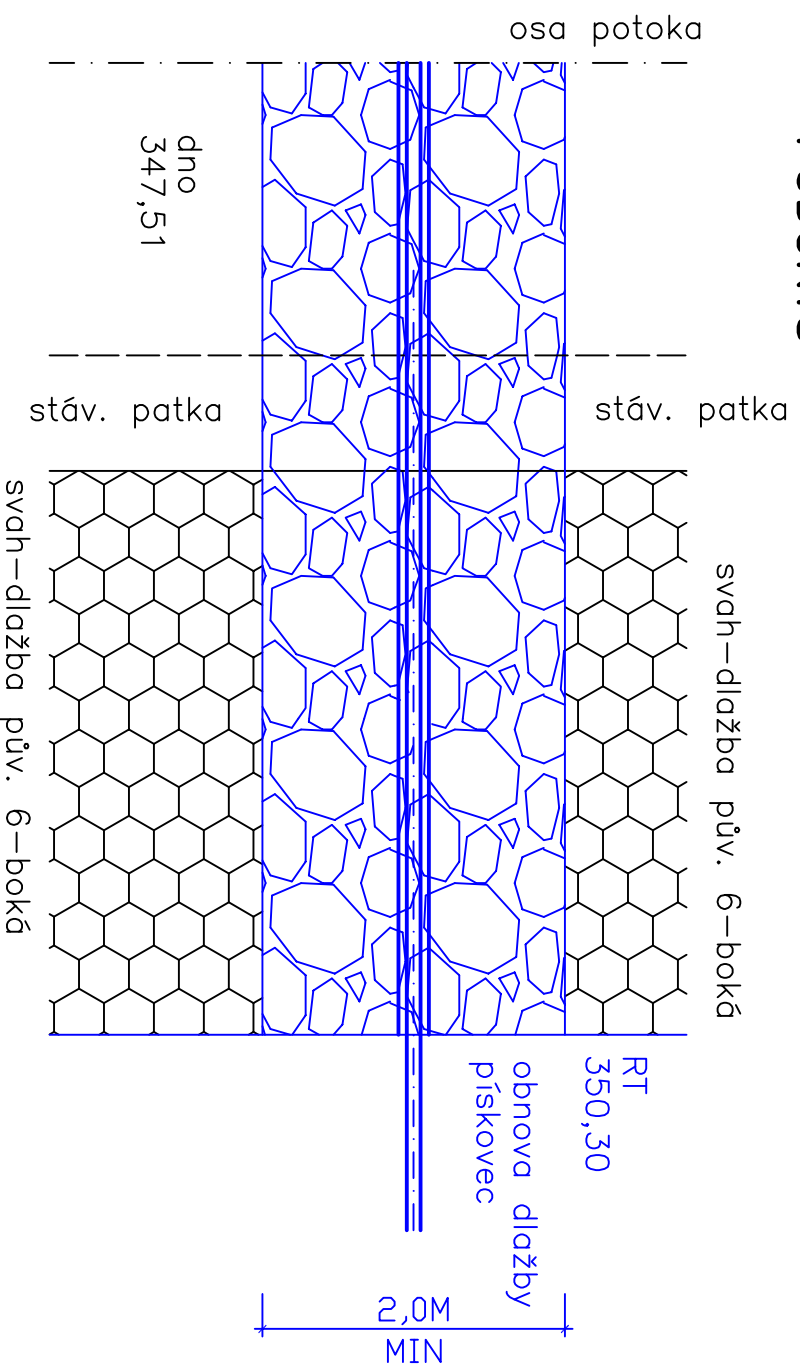

# PŮDORYS



## LEGENDA

-  OPRAVA DLAŽBY PO VÝKOPU
-  PÍSKOVEC DO BETONU Š 2M MINIMÁLNĚ
-  NOVÁ STAVBA
-  PŮVODNÍ DLAŽBA SVAHU 6-BOKÁ

STAVAJÍCÍ 6-BOKÁ DLAŽBA SE ROZEBERE A NAHRADÍ PÍSKOVCOVOU DL. TL. 20CM DO BETONU TL. 10CM AŽ DO HORNÍ HRANY SVAHU  
 PATKA SE ROZEBERE A PO POLOŽENÍ CHRÁNIČKY OBNOVÍ DO PŮV. STAVU  
 NOVÁ DLAŽBA DO BETONU SE OPŘE DO OBNOVENÉ PATKY  
 CHRÁNIČKA SE UKONČÍ MANŽETAMI A OPATŘÍ STŘEDICIMI OBJÍMKAMI

Investor obec Horní Olešnice		Kraj Královéhradecký		Projektant Ing. Novotný		Datum 05.2021		Měřítko 1:50	
Místo Horní Olešnice	Stupeň PSP	Vypracoval Ing. Novotný	OBEC HORNÍ OLEŠNICE DOSTAVBA OBECNÍHO VODOVODU			Č. přílohy 1-50			
Č. zak. 2021.10	Akce DOSTAVBA OBECNÍHO VODOVODU		PODCHOD POTOKA Č.4--DETAIL OPEVNĚNÍ			D1.XX			

**VODOHOSPODÁŘSKÁ**  
 projekční, inženýrská a konzultační  
**KANCELAŘ TRUTNOV**