




PŮDORYS

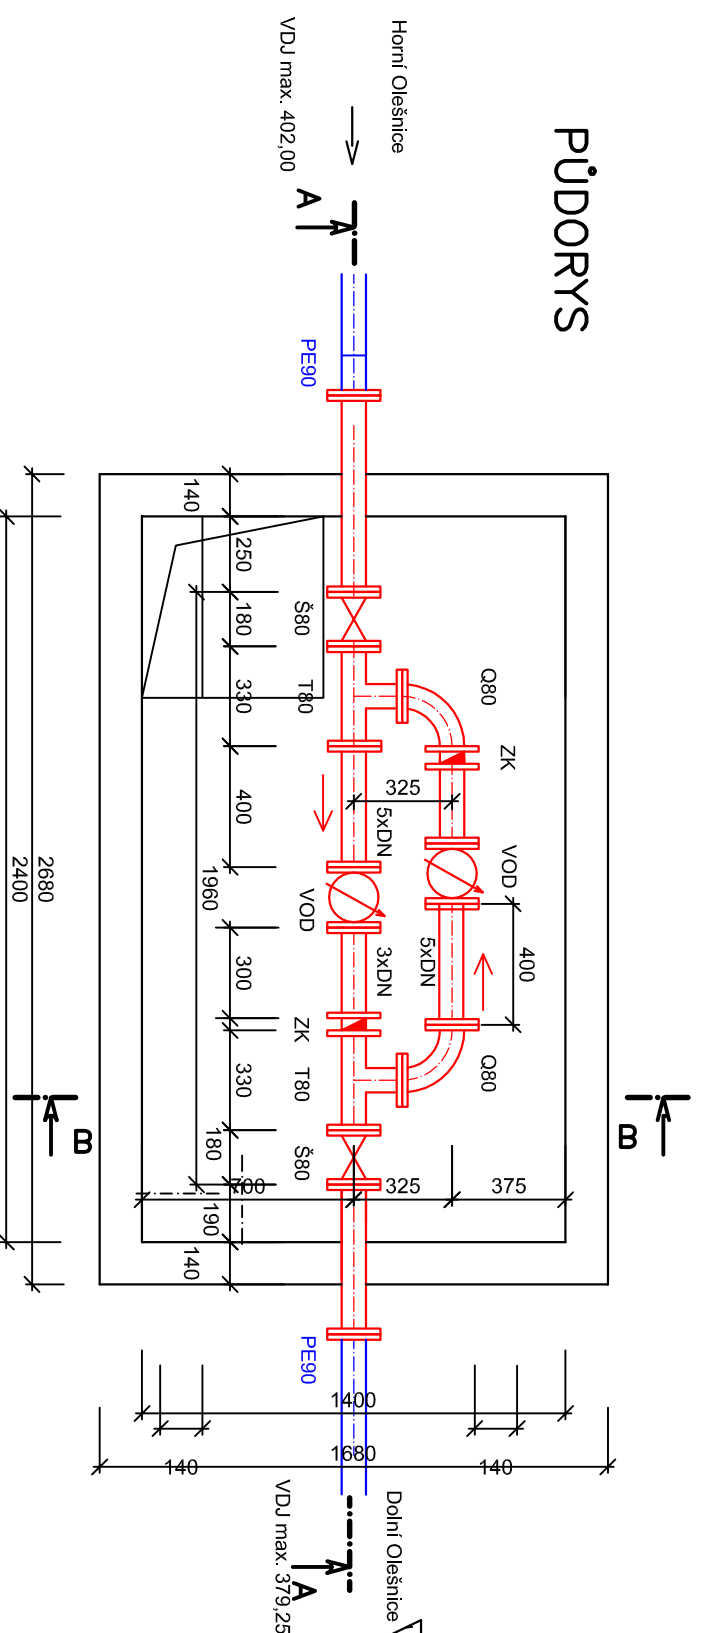

ŘEZ B-B

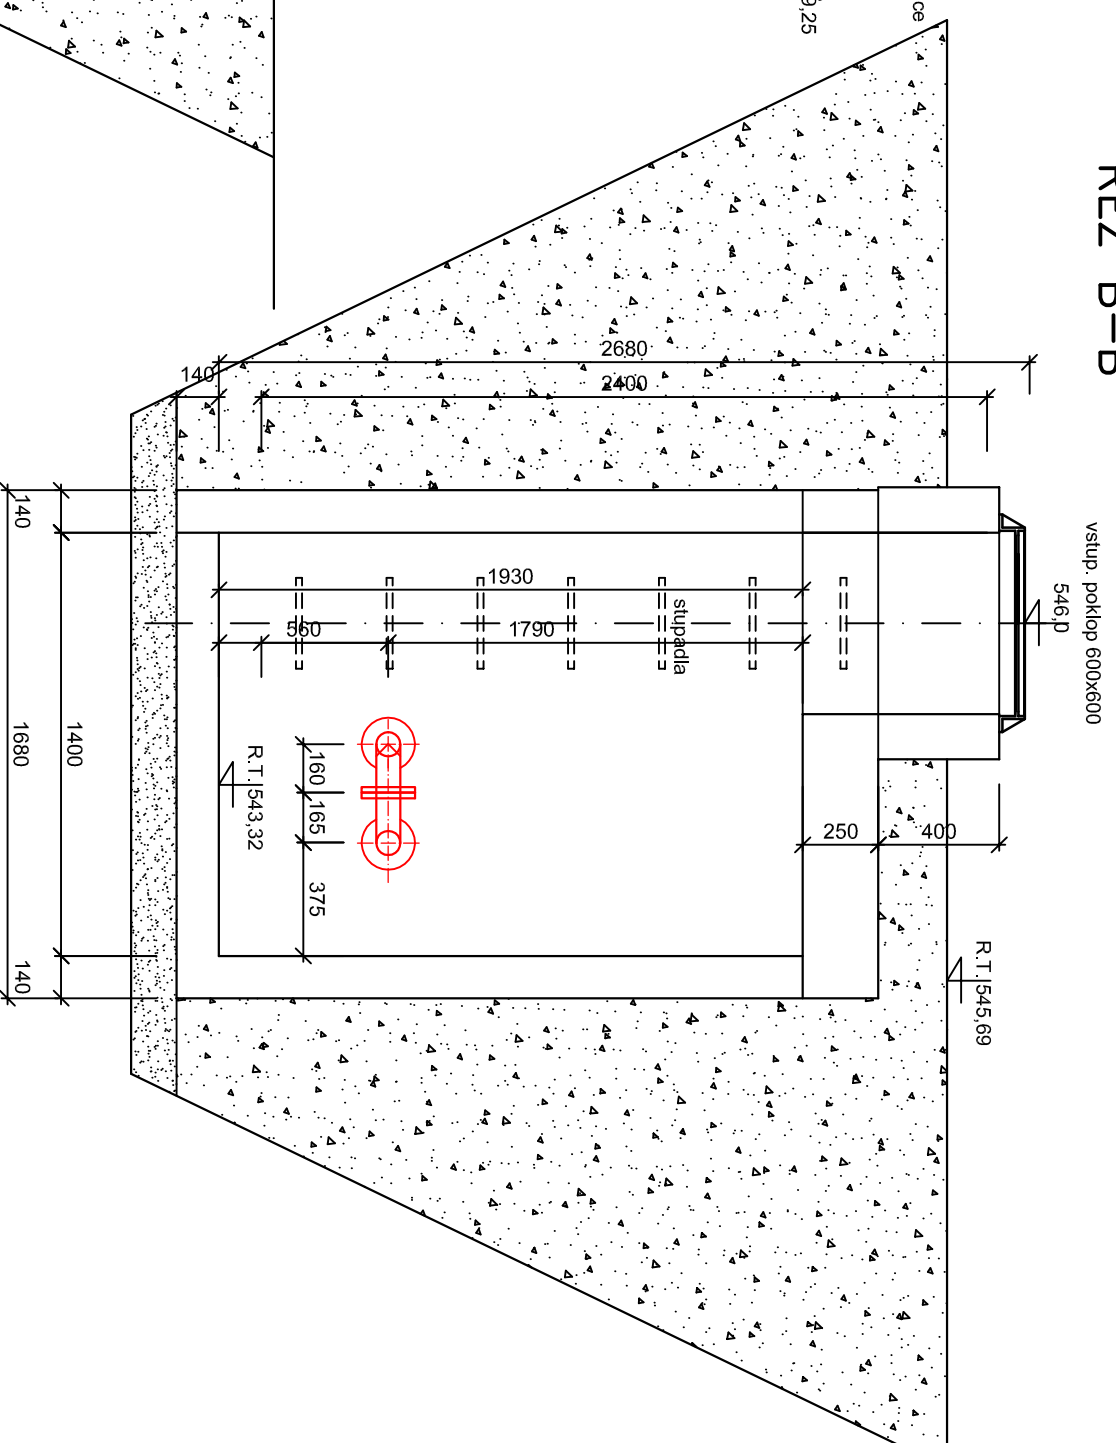

ŘEZ A-A

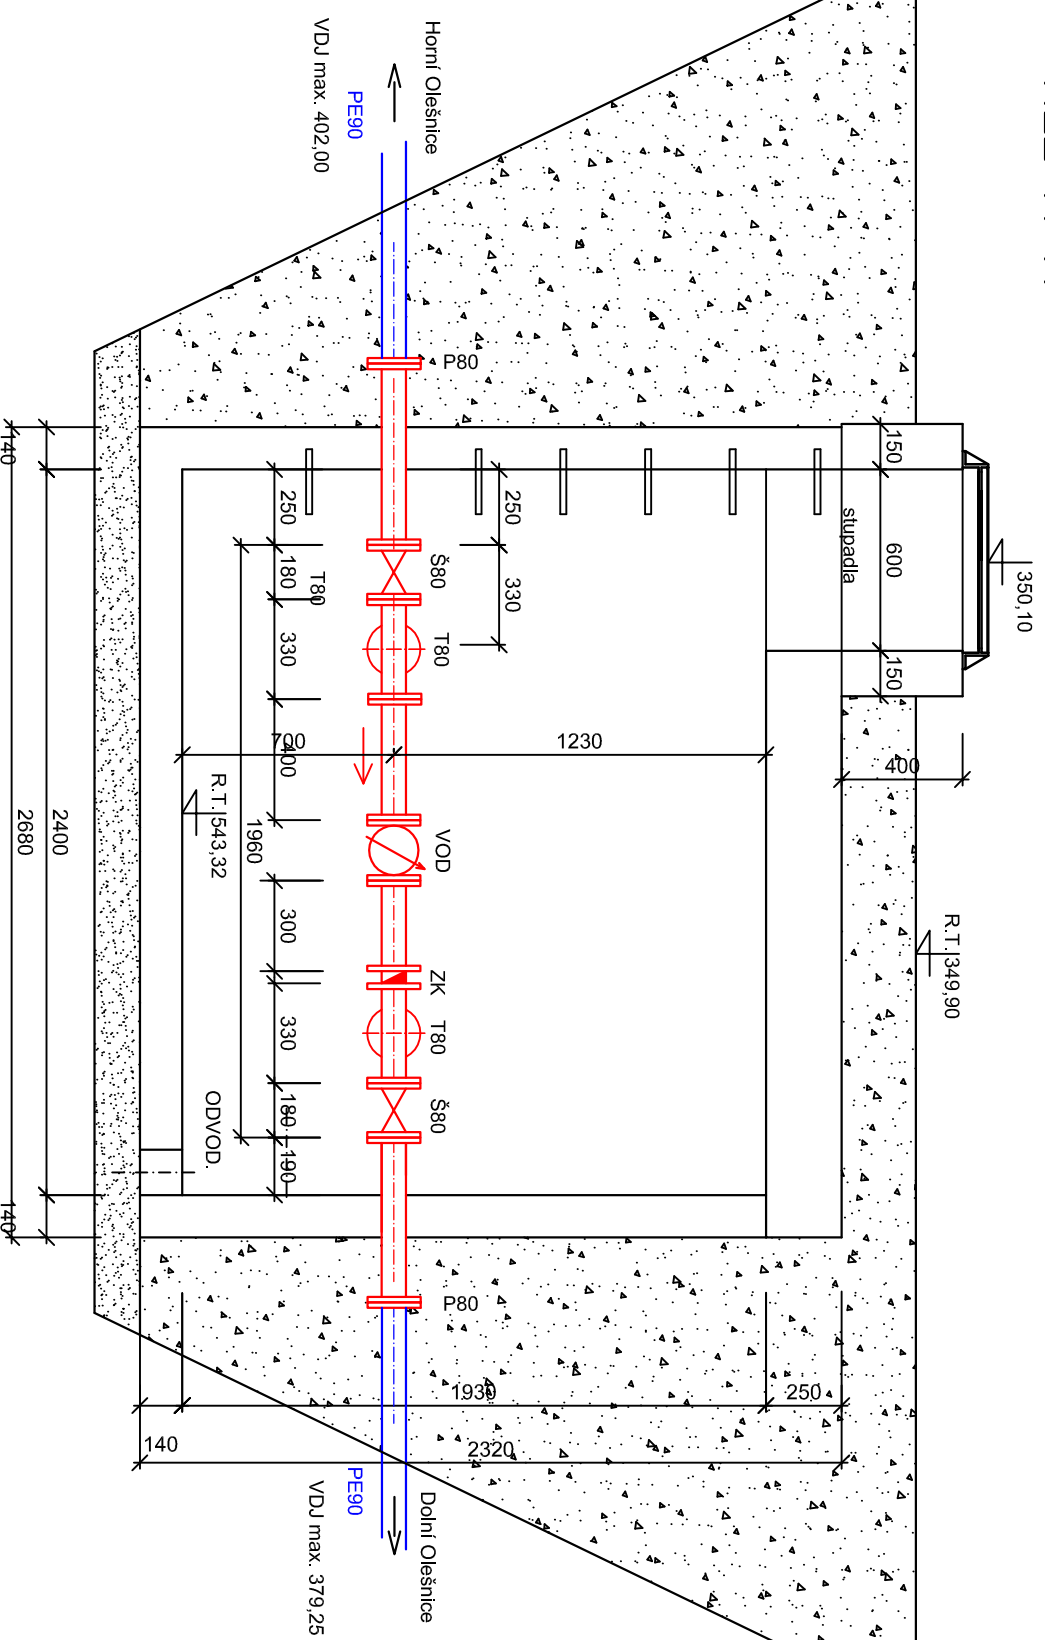

POZN.:

ŠACHTA JE NAVRŽENA PRO PLNĚNÍ VODOJEMU V DOLNÍ OLEŠNICI PŘES ODBĚRNÉ POTRUBÍ UMOŽŇUJE I ZASOBOVÁNÍ OBÝVATEL OBU OBCI VODOU PŘI DODRŽENÍ URČITÝCH OPATŘENÍ ŠACHTA BUDE UZAMČENA A VODOMĚRY ZAPLOMBOVÁNY.

Investor obec Horní Olešnice		VODOHOSPODÁŘSKÁ projektční, inženýrská a konzultační KANCELÁŘ TRUTNOV	
Místo Horní Olešnice	Kraj Královéhradecký	Vypracoval Ing. Novotný	Projektant Ing. Novotný
Č. zak. 2021.10	Stupeň PSP	Datum 05.2021	Měřítko 1:25
Akce OBEC HORNÍ OLEŠNICE DOSTAVBA OBCNÍHO VODOVODU			Č. přílohy D1.25
Příloha VODOMĚRNÁ ŠACHTA			